



PIANTA TETTO

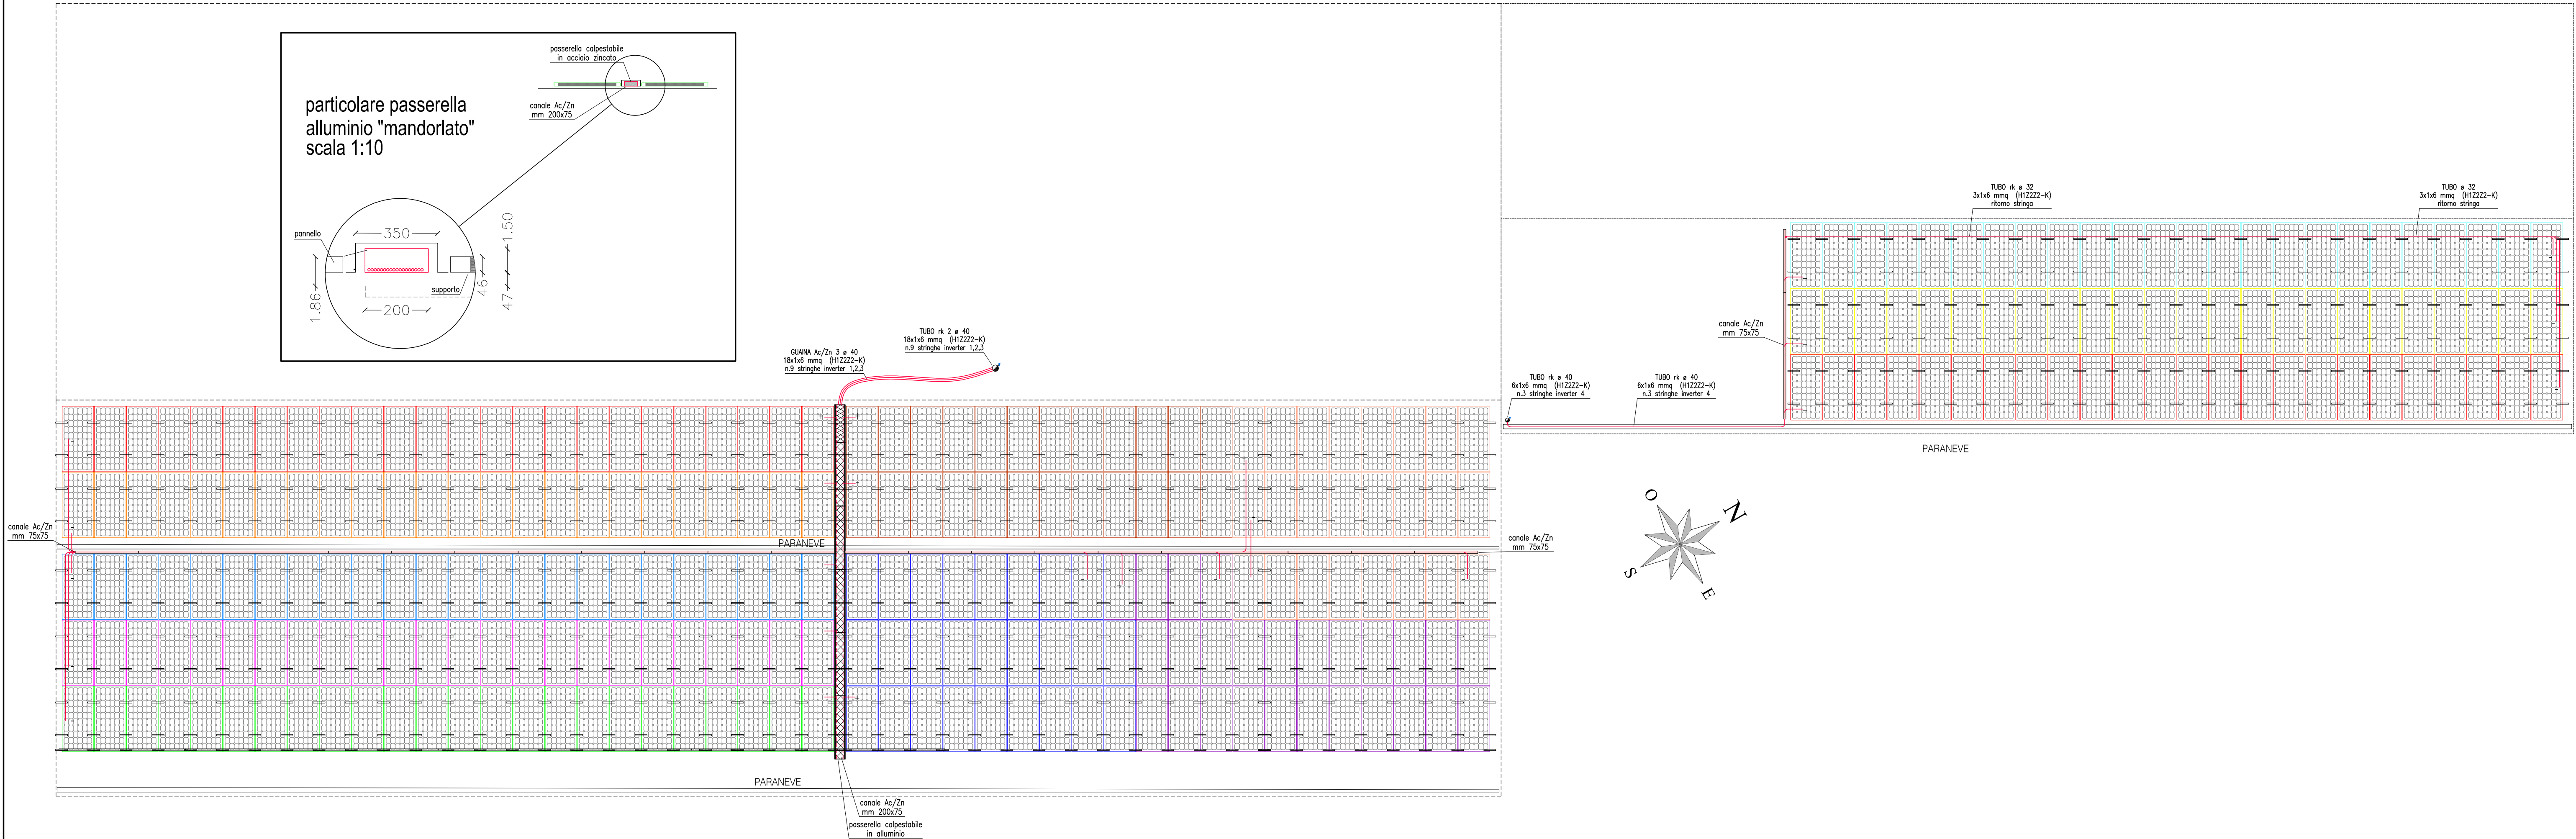


Particolare pannello

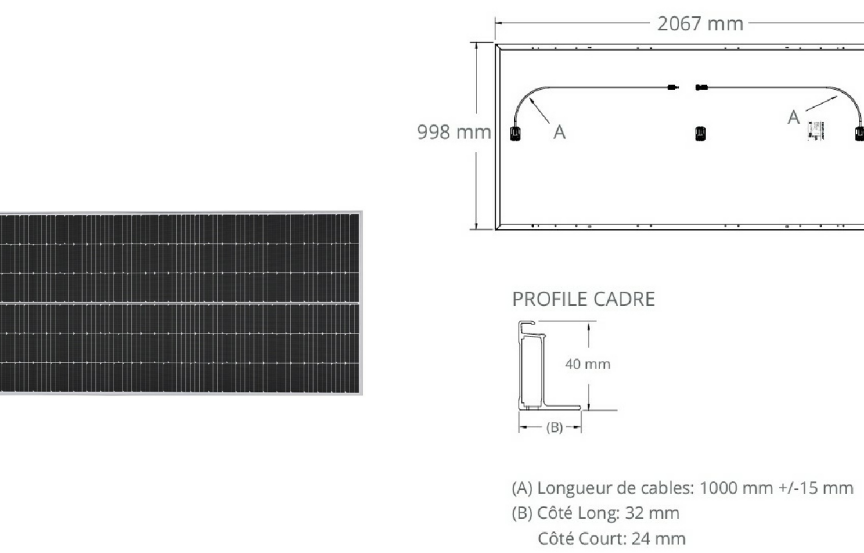


Particolare installazione pannello



PIANTA SOTTOTETTO

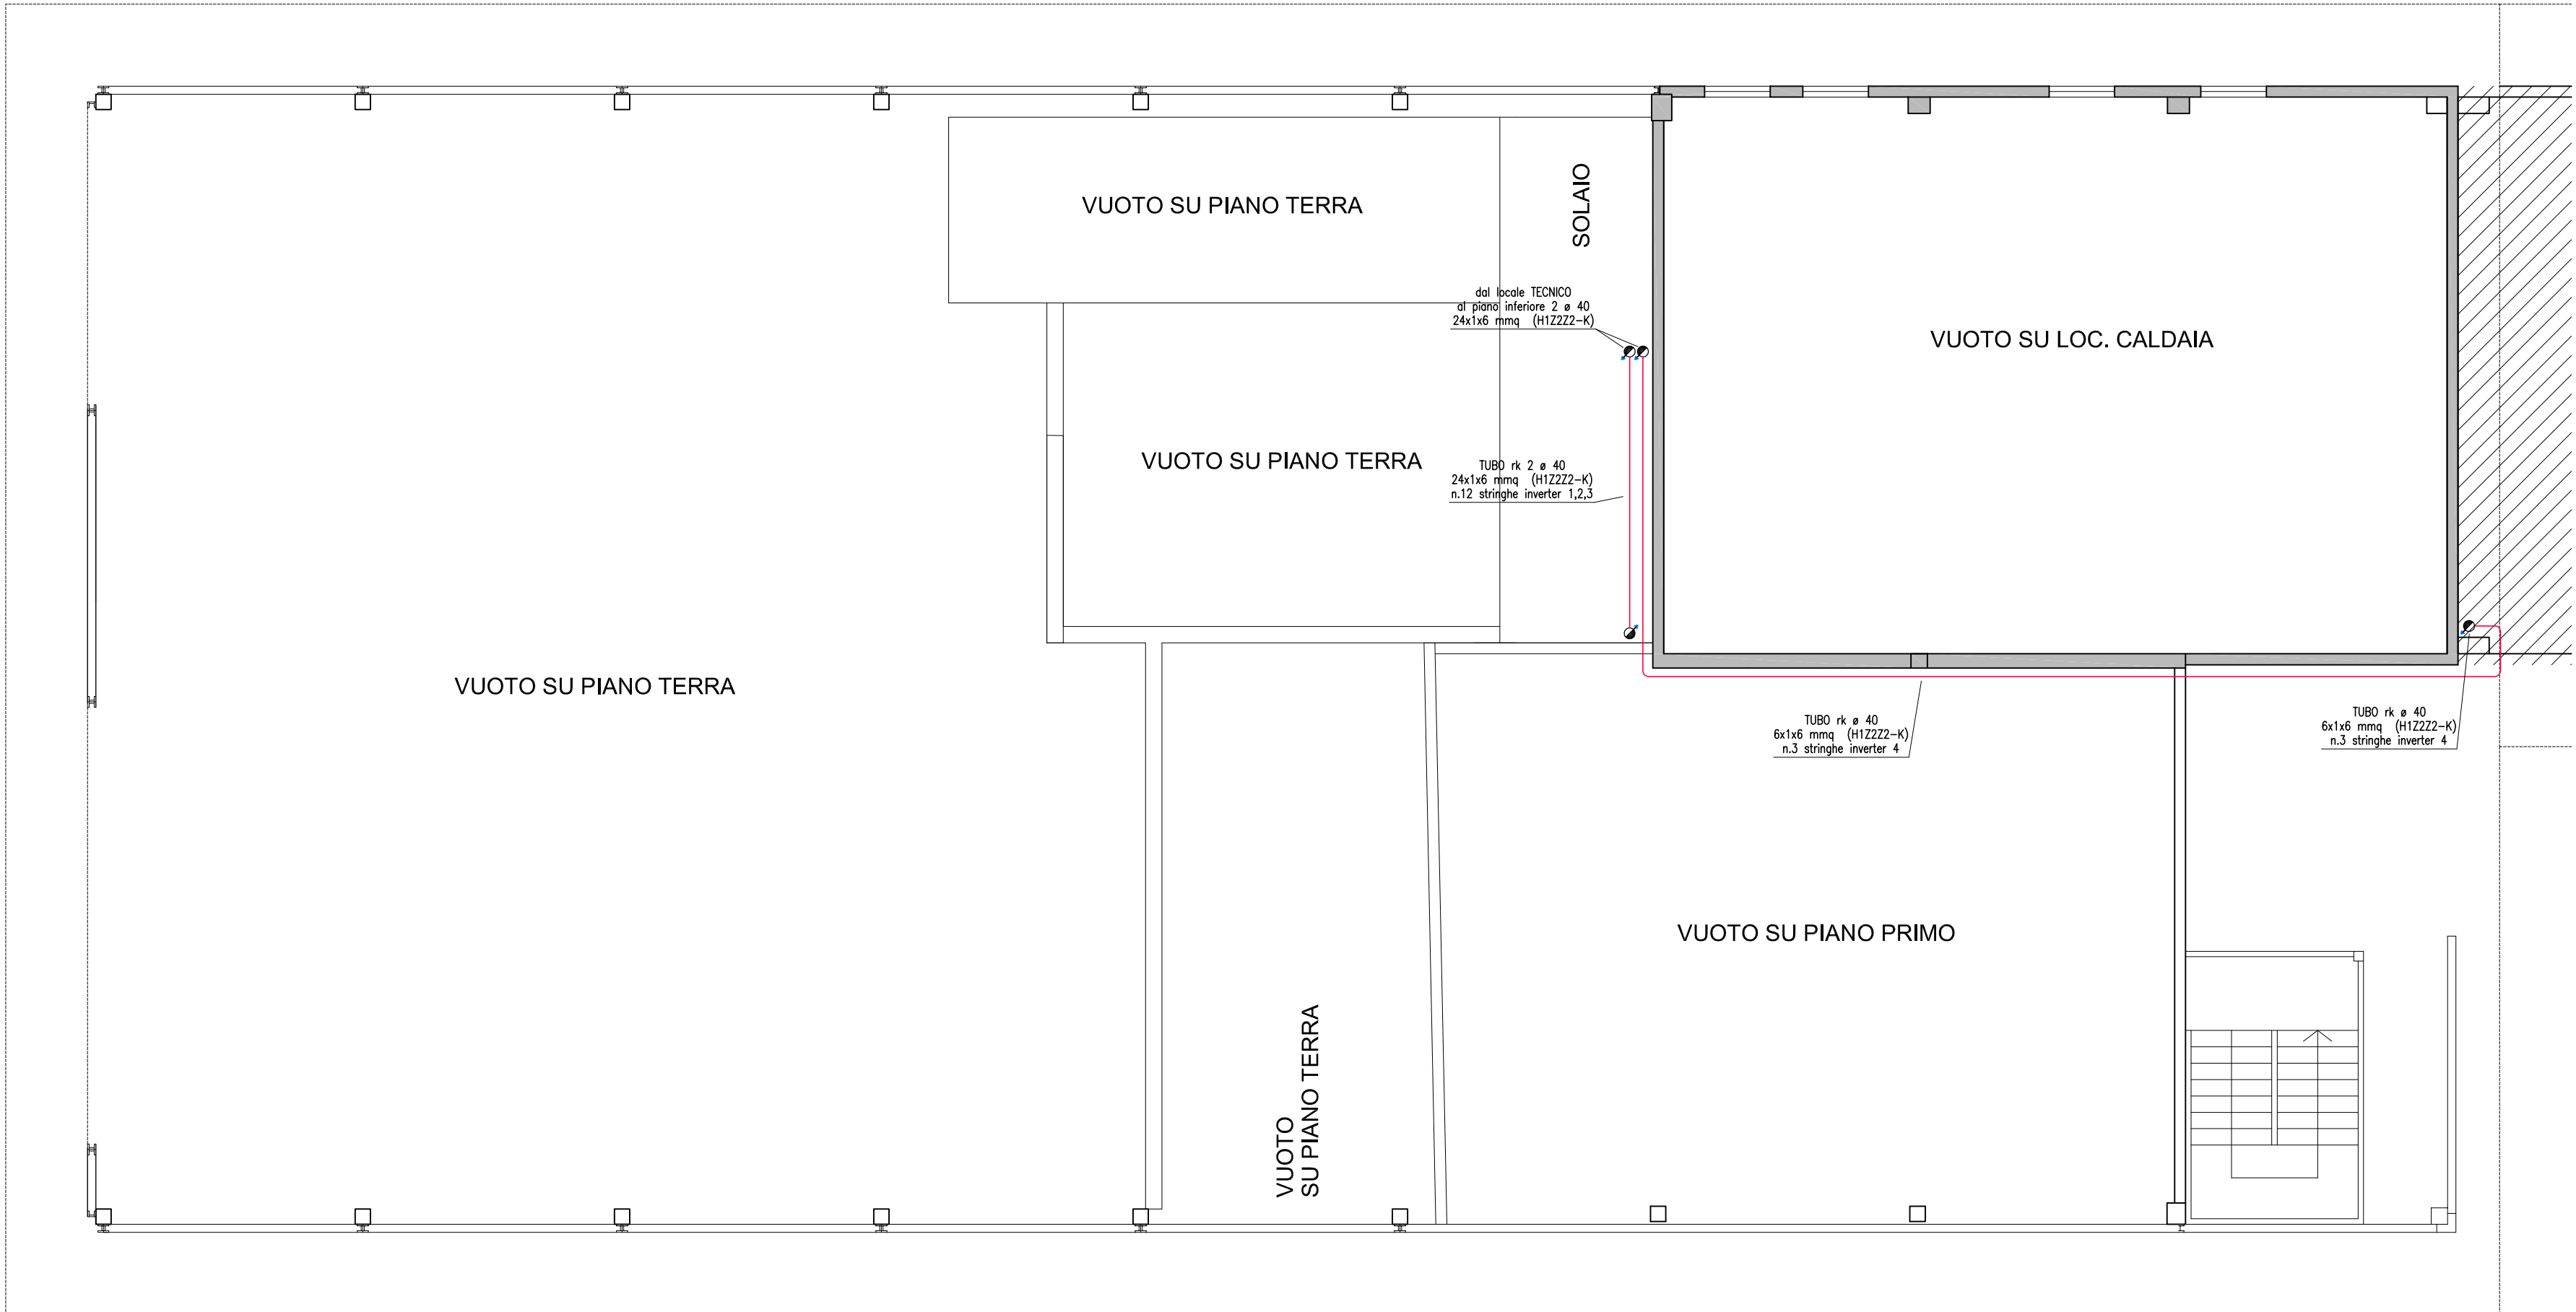

PIANTA LOCALE TECNICO

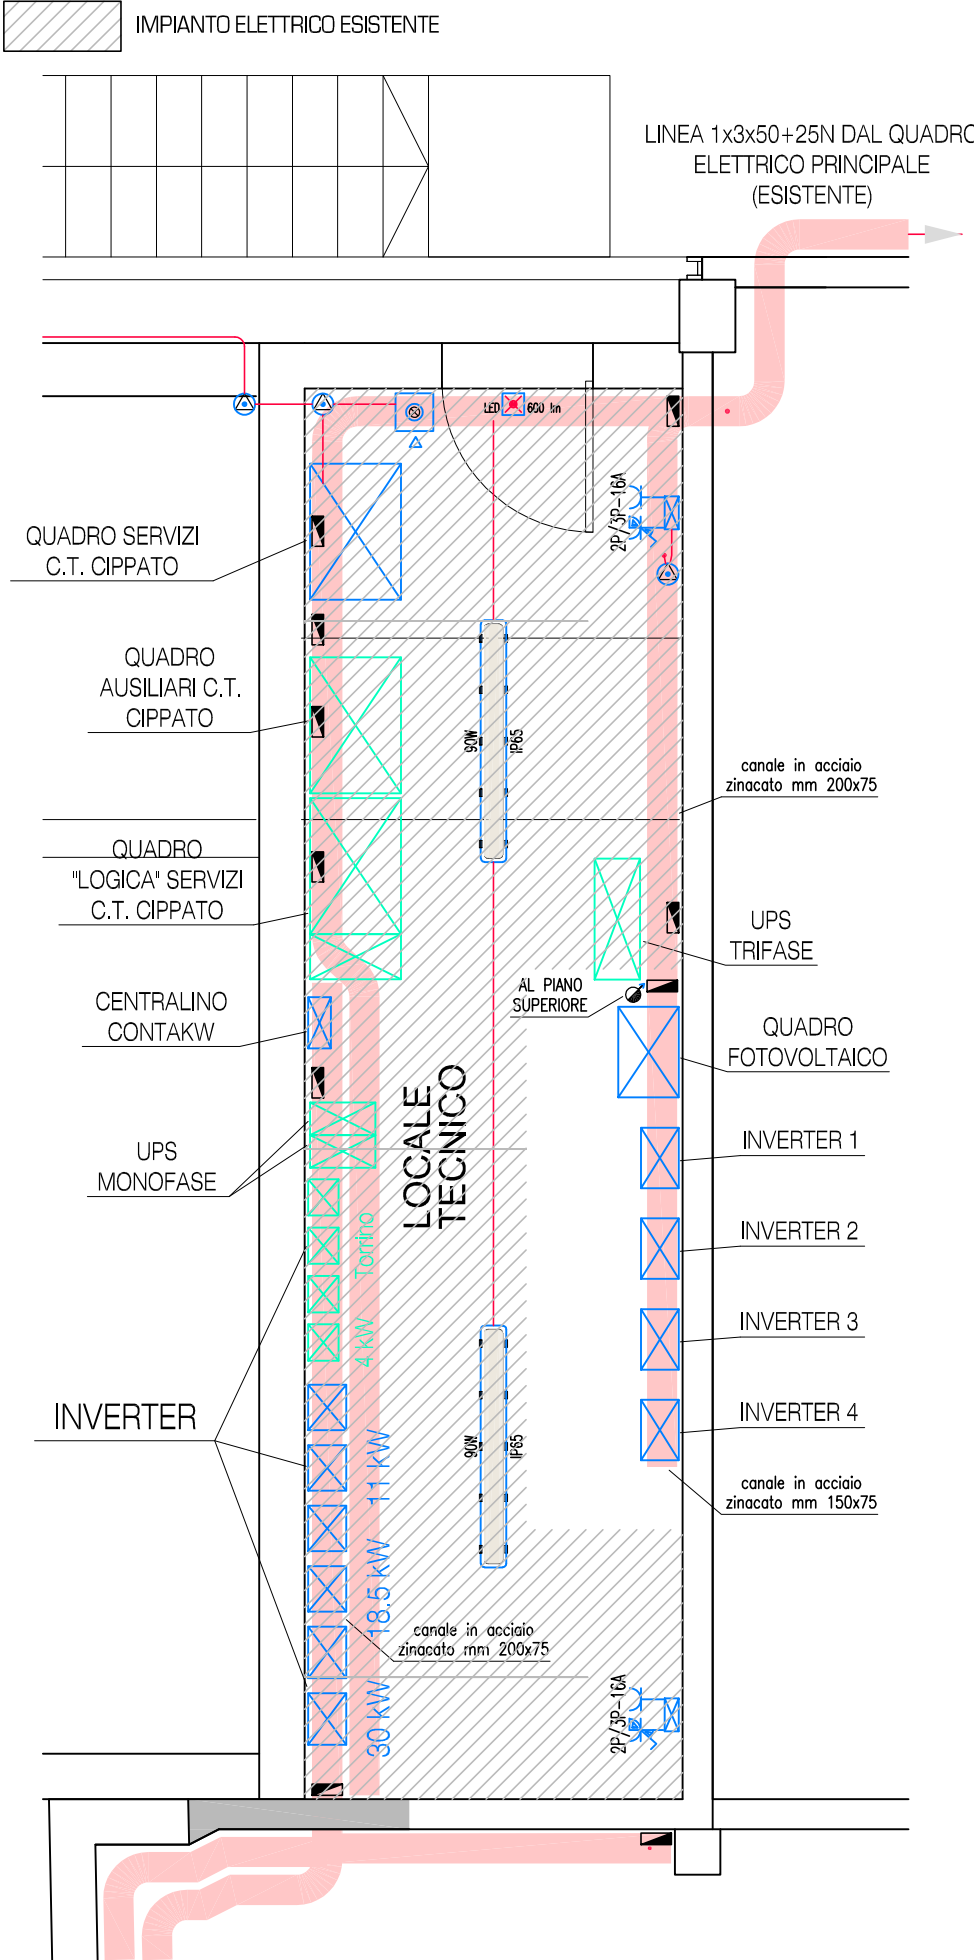

LEGENDA DEI SIMBOLI

	cassetta di connessione: IP40; IP65; IP44/IP5		elettrovalvola; elettroserratura
	quadro di distribuzione		interfono; citofono; videocitofono
	scatola per frutti; esecuzione protetta		altoparlante
	pozzetto o torretta da pavimento		condotto sbarra per distrib. luce o f.m.
	conduttura verticale: ASCENDENTE, DISCENDENTE, PASSANTE		testata di alimentazione e di chiusura
	grado di protezione IP44/55 - IP65		cassetta di deriv. per condotto sbarra
	grado di protezione IP: X1; X4; X5; X7		punto luce a soffitto; a parete
	pres.: SEGNO FINITO GENERALE; CON CONTATTO PER CONDUTTORE DI PROTEZIONE; TIPO INDUSTRIALE BASSA TENSIONE CON 17; TIPO INDUSTRIALE BASSA TENSIONE CON INTERBLOCCO SEE 17; TIPO INDUSTRIALE BASSA TENSIONE CON INTERBLOCCO E FUSIBILI; P.C. = COMANDATA DA INTERRUTTORE		lampada, segno grafico generale
	quadretto con prese cee17 interbloccate		proiettore; faretto alogeno dicroico
	presa per impianti ausiliari: TO = TRASMISSIONE DATI; TP = TELEFONO; TX = FAX; MC = MICROFONO; TD = TELEDIRIGIONE; TV = TELEVISIONE; ALL = ANTINTRUSIONE		diffusore luce segnapasso o segnapadrino
	interruttore: UNIPOLARE, CON SPA, BIPOLARE, CON BLOCCO CHIAVE		app. d'illuminazione a tubi fluorescenti
	deviatore unipolare; comando a chiave		apparecchio con inverter
	invertitore		emergenza estraibile e ricaricabile
	commutatore; comm. interbloccato		lampada per illuminazione di emergenza
	interruttore magnetotermico-differenziale		lampada per segnalazione di sicurezza
	pulsante: LUMINOSO; DI ANNULLAMENTO SEGNALE; A TIRANTE		
	pulsante: CON TASTA PORTANOME; CON CORPUSCO IN VETRO DA ROMPERE		
	variante di intensità luminosa		
	interruttore crepuscolare; int. orario		
	rivelatore passivo a raggi infrarossi		
	relé ciclico; monostabile; bistabile		
	asciugacapelli; asciugamani		
	termoregolatore; termostato; sonda amb.		
	pulsantiera esterna citofonica o videoec.		
	ventilatore o aspiratore		
	suoneria a badenia; suoneria a ronzatore		
	uscita condutture volanti o morsetti		
	scaldia acqua		
	lettore di transponder; contatto magnetico		
	telecamera per circuito chiuso		
			elettrovalvola; elettroserratura
			interfono; citofono; videocitofono
			altoparlante
			condotto sbarra per distrib. luce o f.m.
			testata di alimentazione e di chiusura
			cassetta di deriv. per condotto sbarra
			punto luce a soffitto; a parete
			lampada, segno grafico generale
			proiettore; faretto alogeno dicroico
			diffusore luce segnapasso o segnapadrino
			app. d'illuminazione a tubi fluorescenti
			apparecchio con inverter
			emergenza estraibile e ricaricabile
			lampada per illuminazione di emergenza
			lampada per segnalazione di sicurezza
			fermoporta elettromagnetico
			pulsante e sirena allarme incendio
			rivelatore di fumo; termovelocimetrico
			previsione rivelatore impianto antincendio
			cassetta con morsetto di terra
			collegamento equipotenziale
			collettore di terra
			dispensore a picchetto
			conduttura in tubo protettivo incassato
			conduttura a parete
			conduttura sotterranea
			conduttura: IMPIANTO ENERGIA; IMPIANTO FOTVOLTAICO; IMPIANTO TERMOCALEFATTIVO; IMPIANTO TRASMISSIONE DATI; IMPIANTO ALLARME; IMPIANTO TELEFONO
			dispensore a nastro
			conduttore di terra, protezione o equipot.

COMUNE di PREDAZZO

PROV. AUTONOMA di TRENTO

PROGETTO NUOVO IMPIANTO FOTOVOLTAICO
CONNESSO ALLA RETE DI DISTRIBUZIONE
A SERVIZIO DELLA P.E.D. 2777 IN C.C. DI PREDAZZO

PROGETTO ESECUTIVO IMPIANTI ELETTRICI

Pianta e sottotetto in scala 1:100
Pianta locale tecnico in scala 1:50
Particolari costruttivi
Pannello e installazione pannello
Passerella per manutenzioni scala 1:10

scala

1:100

numero

1. Sch

PMC Studio Tecnico - Via Fiamme Gialle 54 - 38037 Predazzo (TN)

Per: Ind. El. Capra Alberto
Via Fiamme Gialle, 54 - 38037 Predazzo (TN)
349 432 75 60 - 347 96 96 176
albertocapra61@libero.it - danieldefra@iscali.it